


PLANTA BAIXA SISTEMA DE TRATAMENTO DE ESGOTO
ESCALA 1:20


Tubulação segue por 164m até o Lajeado Fragosos




DESTINAÇÃO FINAL DO ESGOTO ATÉ O RIO

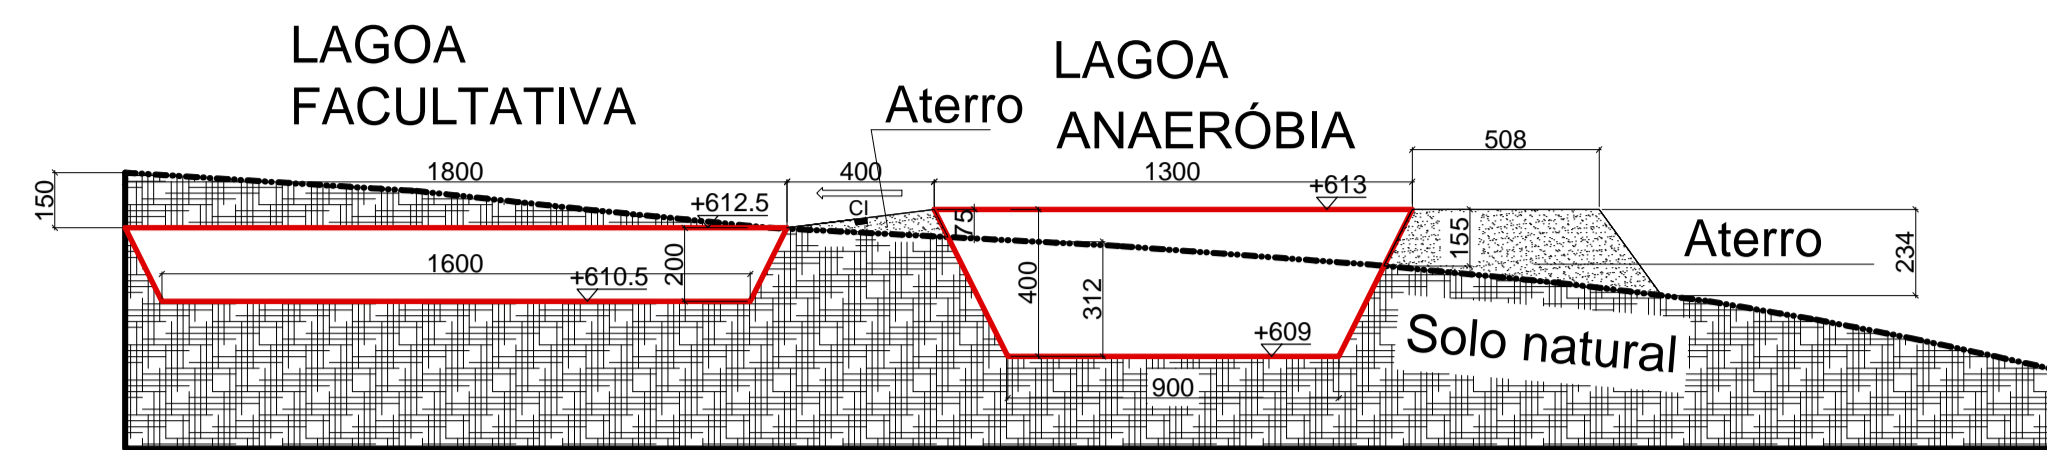


CORTE AA
Escala 1:20

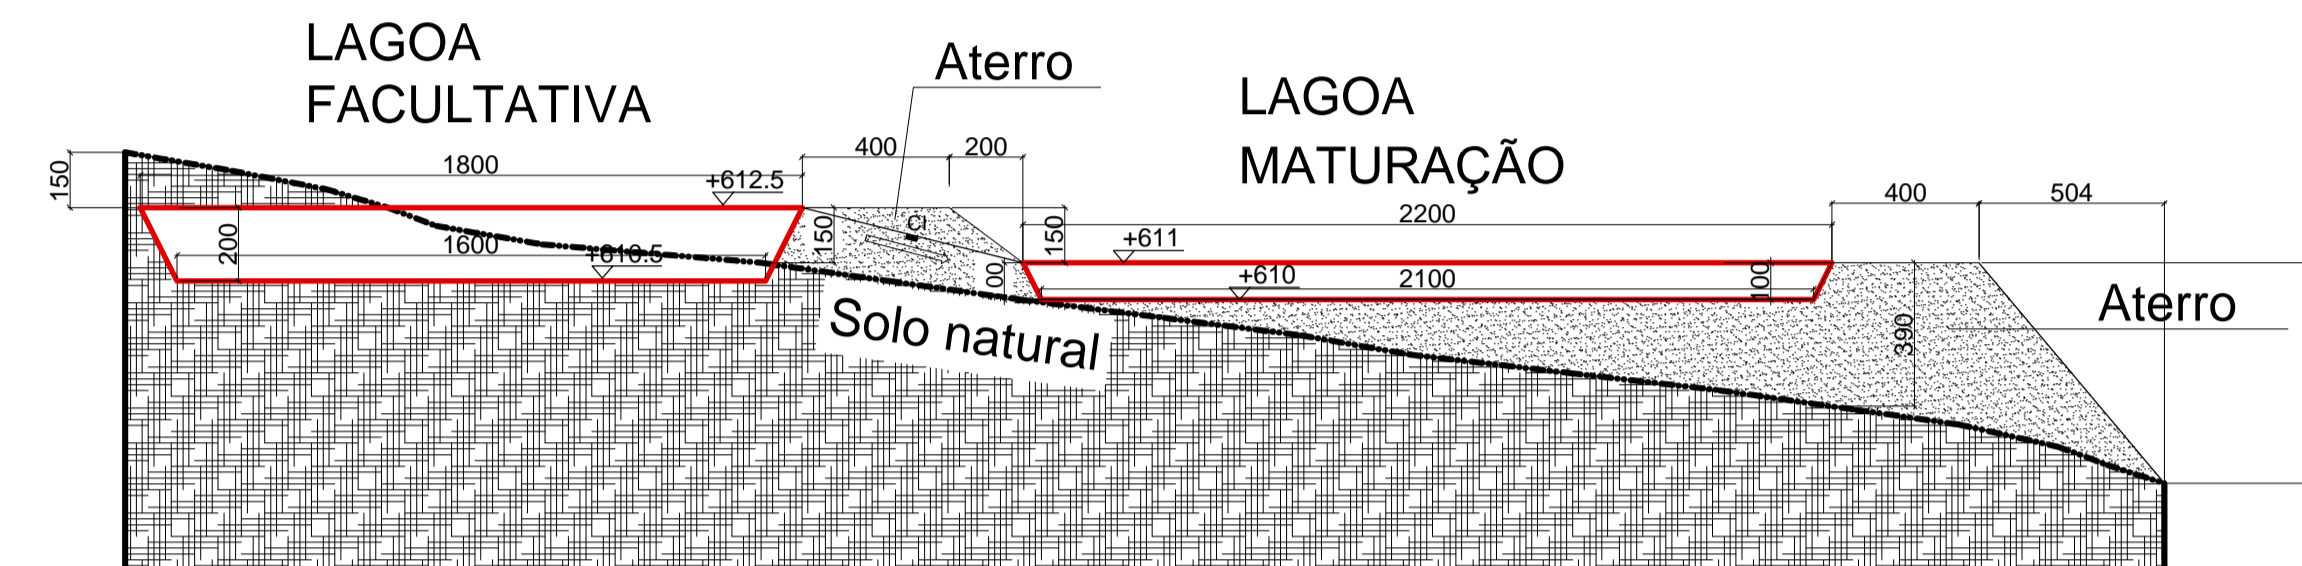


CORTE BB
Escala 1:20

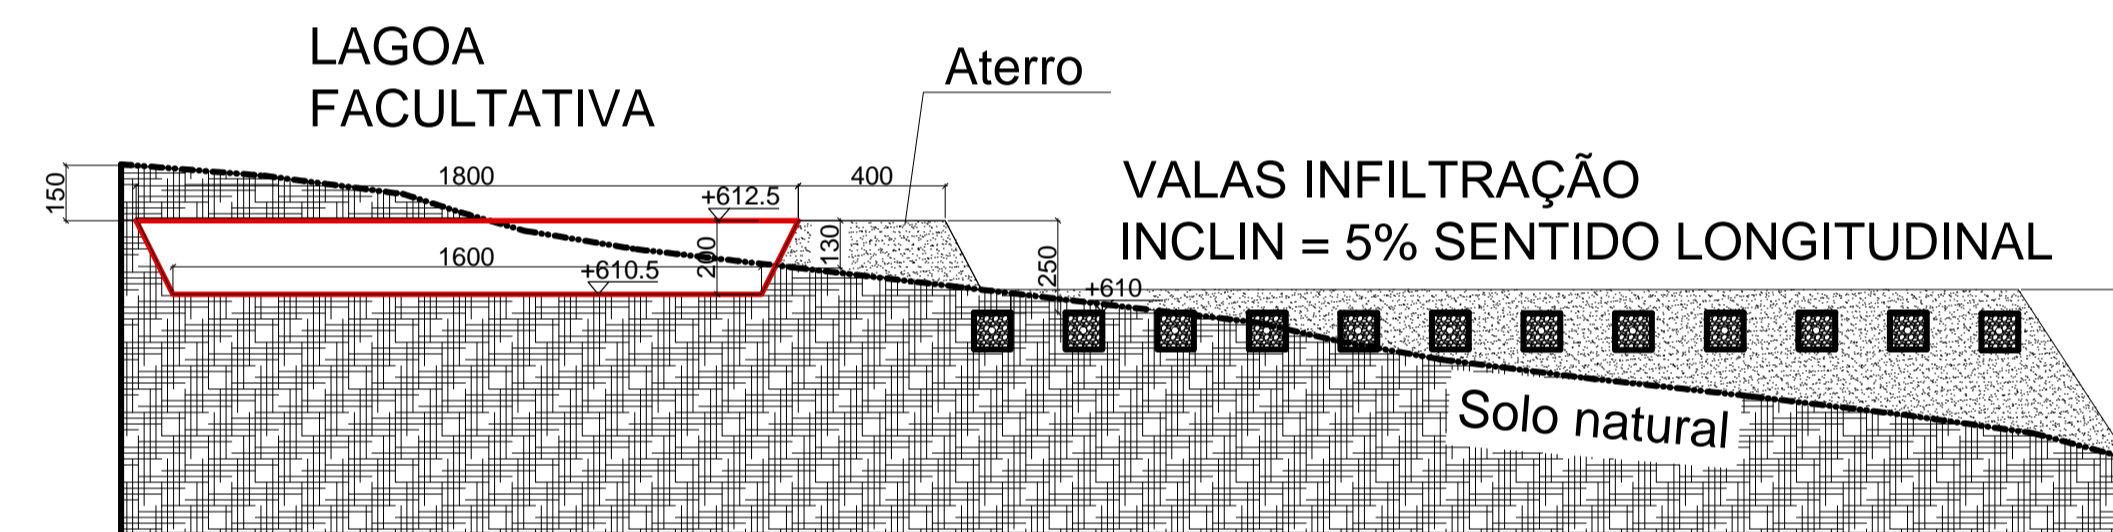

CORTE CC
Escala 1:20

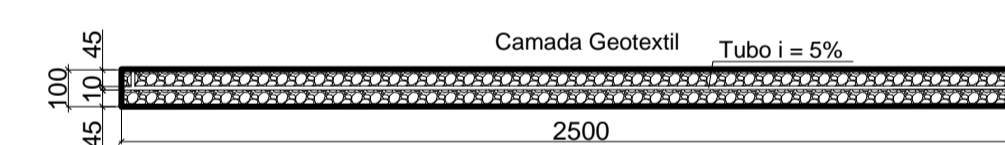

DETALHE DA VALA DE INFILTRAÇÃO
Escala 1:20

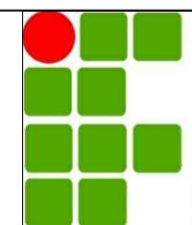 INSTITUTO FEDERAL DE EDUCAÇÃO, CIÊNCIA E TECNOLOGIA CATARINENSE		
CONTRATANTE		
INSTITUTO FEDERAL DE EDUCAÇÃO, CIÊNCIA E TECNOLOGIA CATARINENSE CAMPUS CONCÓRDIA Telefone: (49) 3441 4800 Rodovia SC 283, km 08 Bairro Fragosos Concórdia - SC		
AUTORIA DO PROJETO	CONTRATANTE	
Engenheira Sanitarista e Ambiental: Beatriz Chinato Begnini CREA 136267-6	Rudinei Kock Entenroster Diretor Geral Campus	
NOME DO PROJETO		
CONSTRUÇÃO DA ESTAÇÃO DE TRATAMENTO DE EFLUENTES		
TÍTULO DO DESENHO		
Planta da ETE, Cortes, Detalhes e Situação		
OBJETIVO DO PROJETO	TIPO DE PROJETO	FOLHA
ESTAÇÃO DE TRATAMENTO DE EFLUENTE	PROJETO BÁSICO	01
AUTORIA DO DESENHO	ÁREA TOTAL	4530 m ²
BEATRIZ	REVISÃO Nº	02
CIDADE - UF	ESCALA	INDICADA
CONCÓRDIA SC	DATA	REFERÊNCIA
SETEMBRO/2021	SETEMBRO/2021	ENG. 01/02